



PROGETTO
PIANTA PIANO PRIMO
scala 1 : 100

INTERVENTO INFRASTRUTTURA AGRICOLA
BANDO REGIONE LOMBARDIA "SRD 01"


INTERVENTO IN CONNESSIONE AGRICOLA
BANDO REGIONE LOMBARDIA "SRD 03"

ABITAZIONE IMPRENDITORE AGRICOLO

IN CORSO DI ESECUZIONE
(SCIA prot. 11364 del 28.05.2024)



PROGETTO
PIANTA PASSERERA
scala 1 : 100

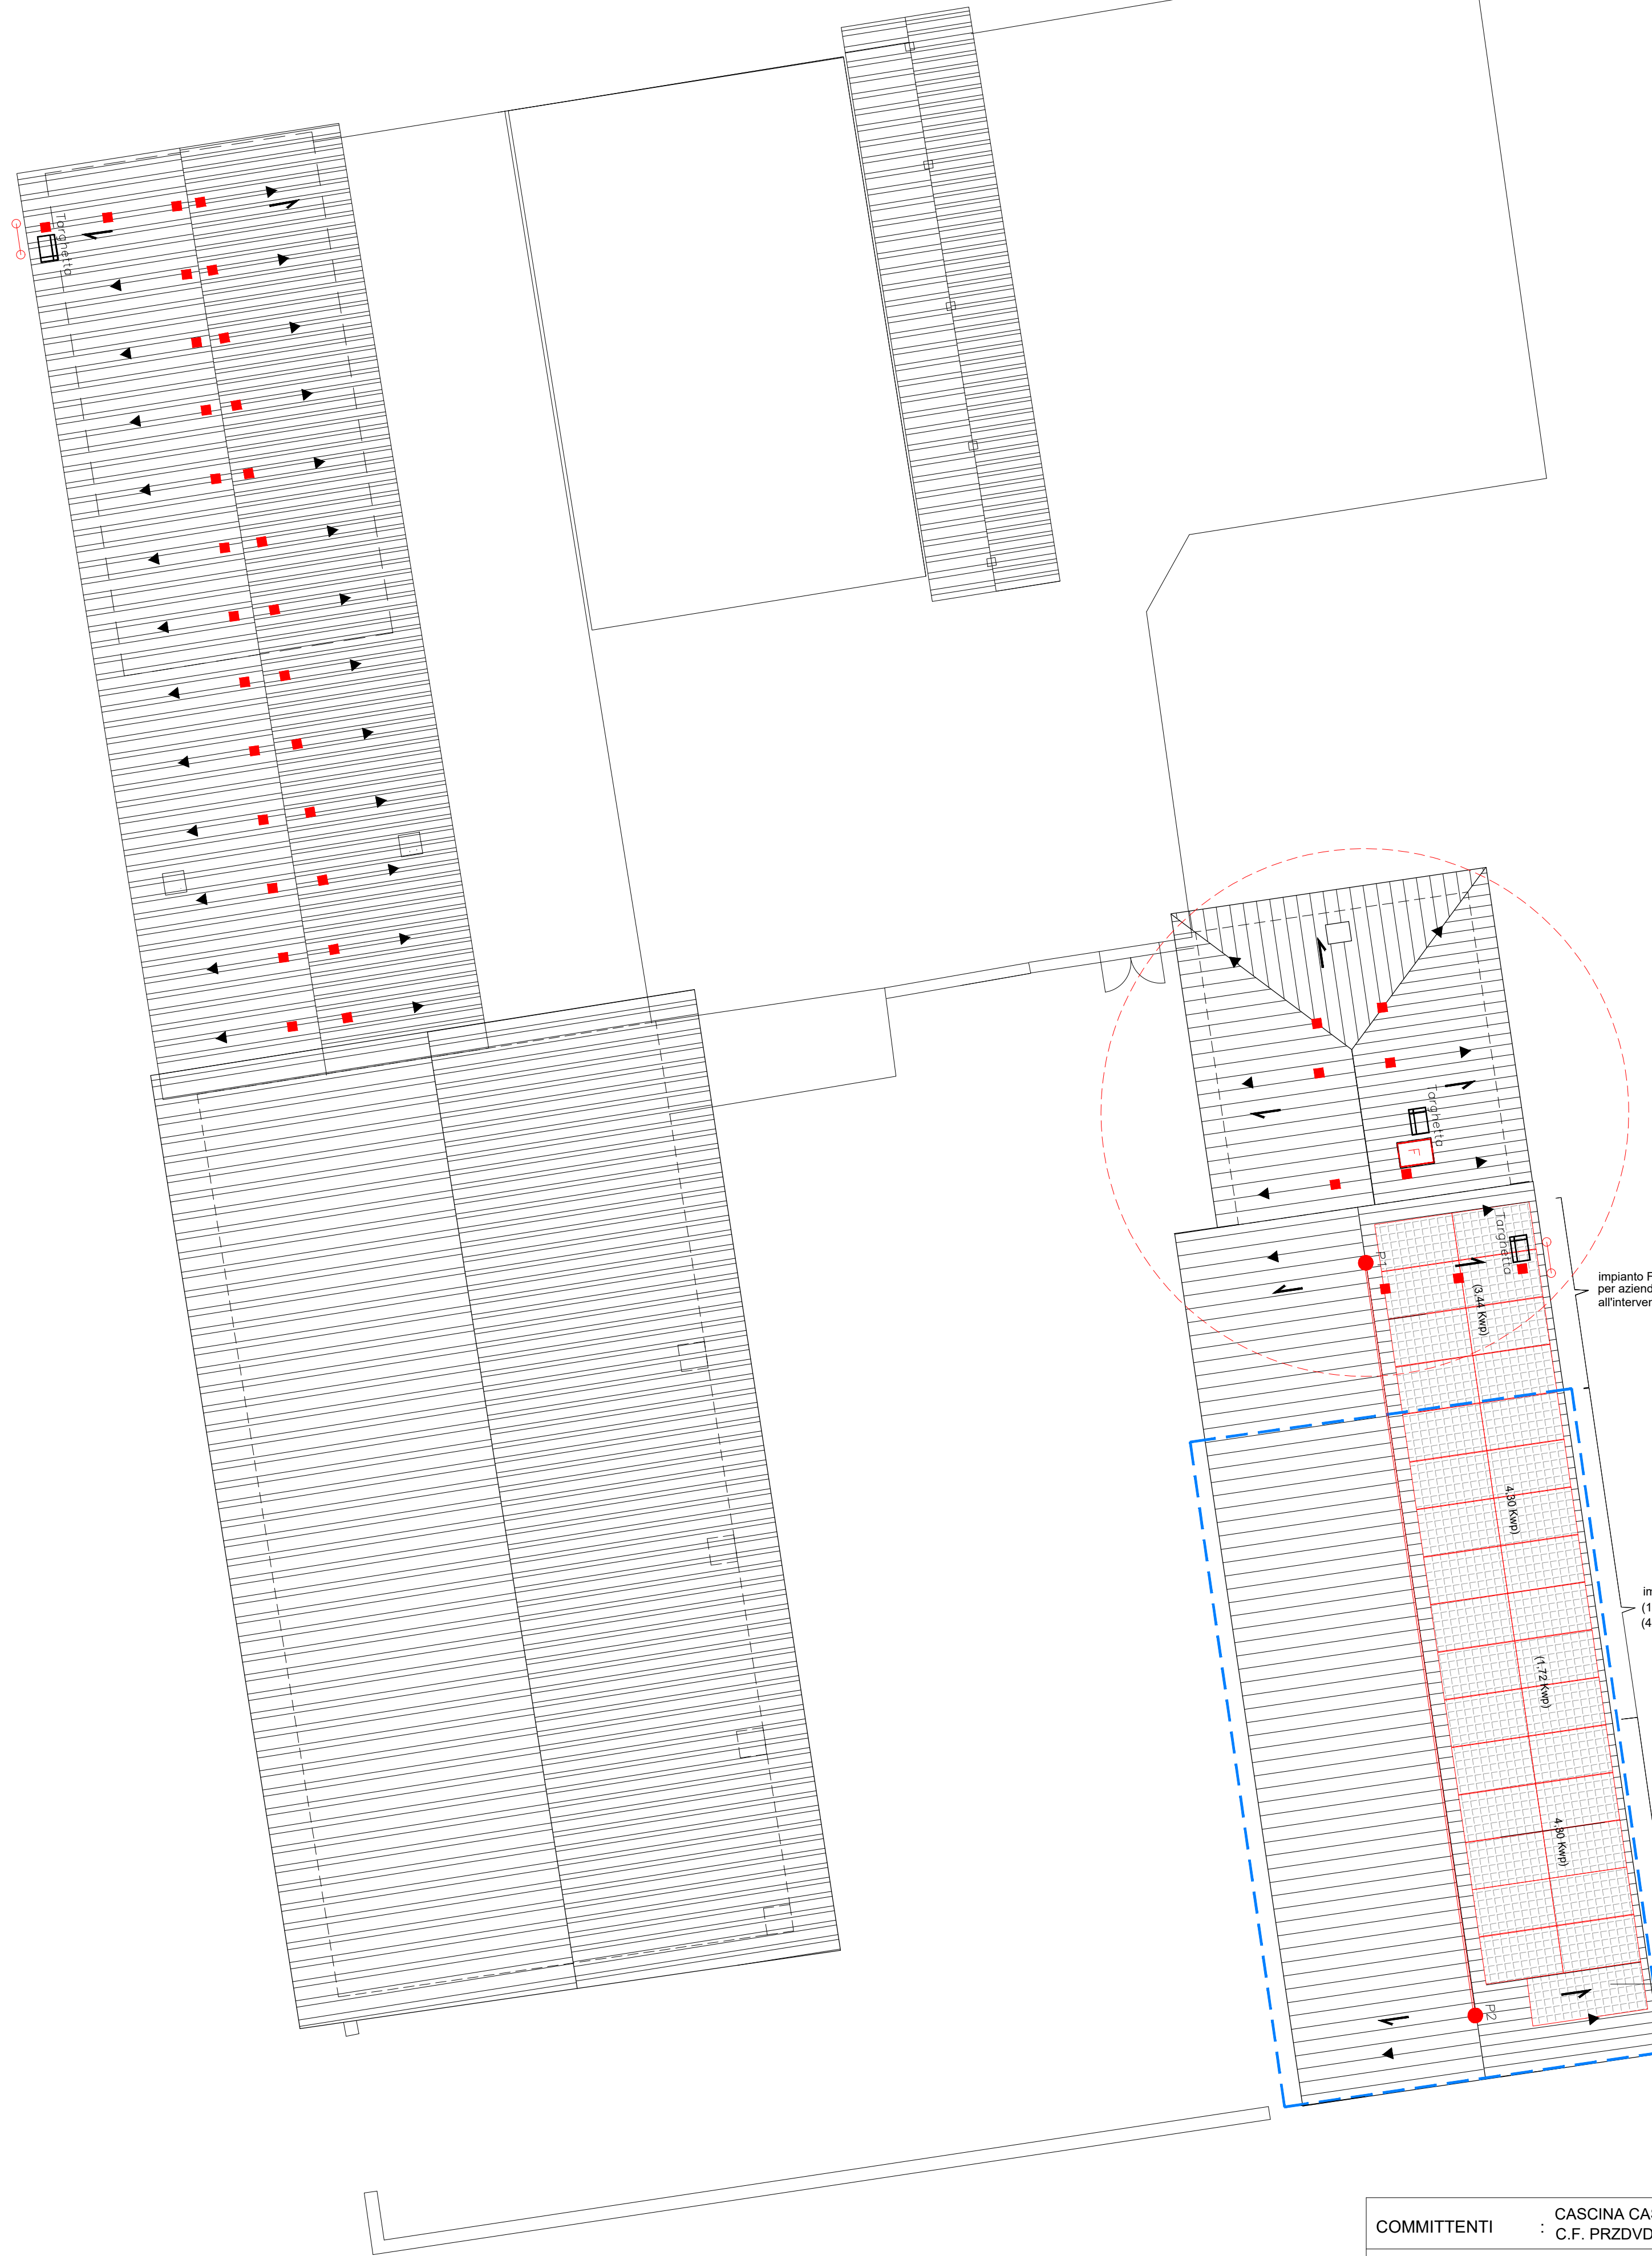

PROGETTO
PIANTA COPERTURE - SCHEMA FOTOVOLTAICO E SOLARE TERMICO
SCHEMA LINEA VITA
scala 1 : 100

PERCORSO NON PERMANENTE	PERCORSO NON PERMANENTE
FINESTRA DA TETTO / PASSAGGIO	FINESTRA DA TETTO / PASSAGGIO
SCALA ESTERNA CON ANCORAGGI FISSI	SCALA ESTERNA CON ANCORAGGI FISSI
LINEA DI PENDENZA DELLA FALDA	LINEA DI PENDENZA DELLA FALDA
COPERTURA PIANA	COPERTURA PIANA
AREA NON CAPESTABILE	AREA NON CAPESTABILE
AREA NON OGGETTO DELL'INTERVENTO/ ALTRA PROPRIETA'	AREA NON OGGETTO DELL'INTERVENTO/ ALTRA PROPRIETA'
TIPO A - GANCIO SOTTOTEGOLA	TIPO A - GANCIO SOTTOTEGOLA
TIPO A - GANCIO AD ANELLO	TIPO A - GANCIO AD ANELLO
TIPO A - GANCIO BASSO PER COLMO	TIPO A - GANCIO BASSO PER COLMO
TIPO A - GANCIO AUSILIARIO ANTIPENDOLO E/O TRATTENUTA	TIPO A - GANCIO AUSILIARIO ANTIPENDOLO E/O TRATTENUTA
PALD GIREVOLE - TIPO A	PALD GIREVOLE - TIPO A
PALD LINEA VITA	PALD LINEA VITA
LINEA DI VITA	LINEA DI VITA
ANCORAGGIO A MURO LINEA DI VITA	ANCORAGGIO A MURO LINEA DI VITA
ANCORAGGIO A MURO LINEA DI VITA (CURVA)	ANCORAGGIO A MURO LINEA DI VITA (CURVA)
PUNTO DI ESPOSIZIONE TARGHETTA LINEA DI VITA	PUNTO DI ESPOSIZIONE TARGHETTA LINEA DI VITA

Impianto FV piccolo 2,44 kW
per azienda agricola collegato
all'intervento in esecuzione

Impianto FV per intervento fabbricato principale circa 6,02 kWp
(1.720 Kwp per servizio igienico e laboratorio agricolo)
(4.30 Kwp per agriturismo)

Impianto FV per intervento residenza a disposizione 4,30 kWp

SOLARE TERMICO

COMMITTENTI	CASCINA CASINO di Parzanini Davide C.F. PRZDVDB3A31B157E P. IVA 04432260964	DATA : gennaio 2025
OGGETTO	PIANO DI RECUPERO CASCINA "CASINO" (Zona NAF) e INFRASTRUTTURE AGRICOLE (Zone ambili agricoli produttivi) COMUNE DI RODENGO SAIANO (BS) via Ferri Nuovo, 6 N.C.T.Fg. 15 - Mapp. 27 - Mapp. 35 - Mapp. 70	AGG. : SCALA : 1:100
TAVOLA	PROGETTO Pianta Piano Primo-Pianta copertura Schema fotovoltaico e solare termico-Schema linea vita	TAV. : 6 Schema tabulato dalla legge
Studio: Alberto Rubagotti - Erice (BS) Italy - Via S. Clemente, 9 tel.fax: 030 72 67 340 - tel. mob. 335 6347412 e-mail: studiourubagotti@libero.it Architetto: Andrea Guerini - Paderno Fc. (BS) Italy - Via G. Garibaldi, 33 tel. mob. 339 1531316 e-mail: and.guerini@alice.it pec: andrea.guerini@archiworldpec.it		